


 "ProEko"		PRZEDSIĘBIORSTWO INŻYNIERSKIE spółka jawna	
INWESTOR		MIEJSKIE PRZEDSIĘBIORSTWO INFRASTRUKTURY KOS-EKO Sp. z o.o. 83-400 Kosierzyna ul. Strzelecka 30A	
INWESTYCJA		ROZBUDOWA OCZYSZCZALNI ŚCIEKÓW W ZAKRESIE GOSPODARKI OSADOWEJ na dz. nr 58/4, 43/15, 43/11, 43/16, 238/3, 238/5 obręb 08 w Kosierzynie	
DATA		01.07.2008	
AUTORZYSTWA		AUTORIZACJA PROJEKTÓW BRANŻOWYCH - UZGODNIENIA BRANŻOWE	
BRANŻA	FUNKCJA	IMIĘ I NAZWISKO	NR UPRAWNIENI
TECHNOLOGIA	Projektant	mgr inż. I. Plichta	OP-IV/8346/18/10/89-98
	Sprawdzący	inż. K. Karkowski	KI-II-7342-50/98
KONSTRUKCJE	Projektant	mgr inż. I. Górel	UAN-KZ-7210/244/86
	Sprawdzący	mgr inż. H. Ziłek	GP-KZ-7342/530/94
INSTALACJE WOD.-KAN. C.O.	Projektant	inż. K. Karkowski	KI-II-7342-50/98
	Sprawdzący	mgr inż. S. Różański	249/72/89
INSTALACJE ELEKTRO-ENERGET.	Projektant	mgr inż. B. Zosiuk	POM/0149/PWOE/06
	Sprawdzący	mgr inż. M. Kapczak	POM/0189/PWOE/11
DROGI	Projektant	mgr inż. K. Semrau	KUP/01158/PWOE/04
	Sprawdzący	mgr inż. W. Majcher	UAN-KZ-7210/47/81

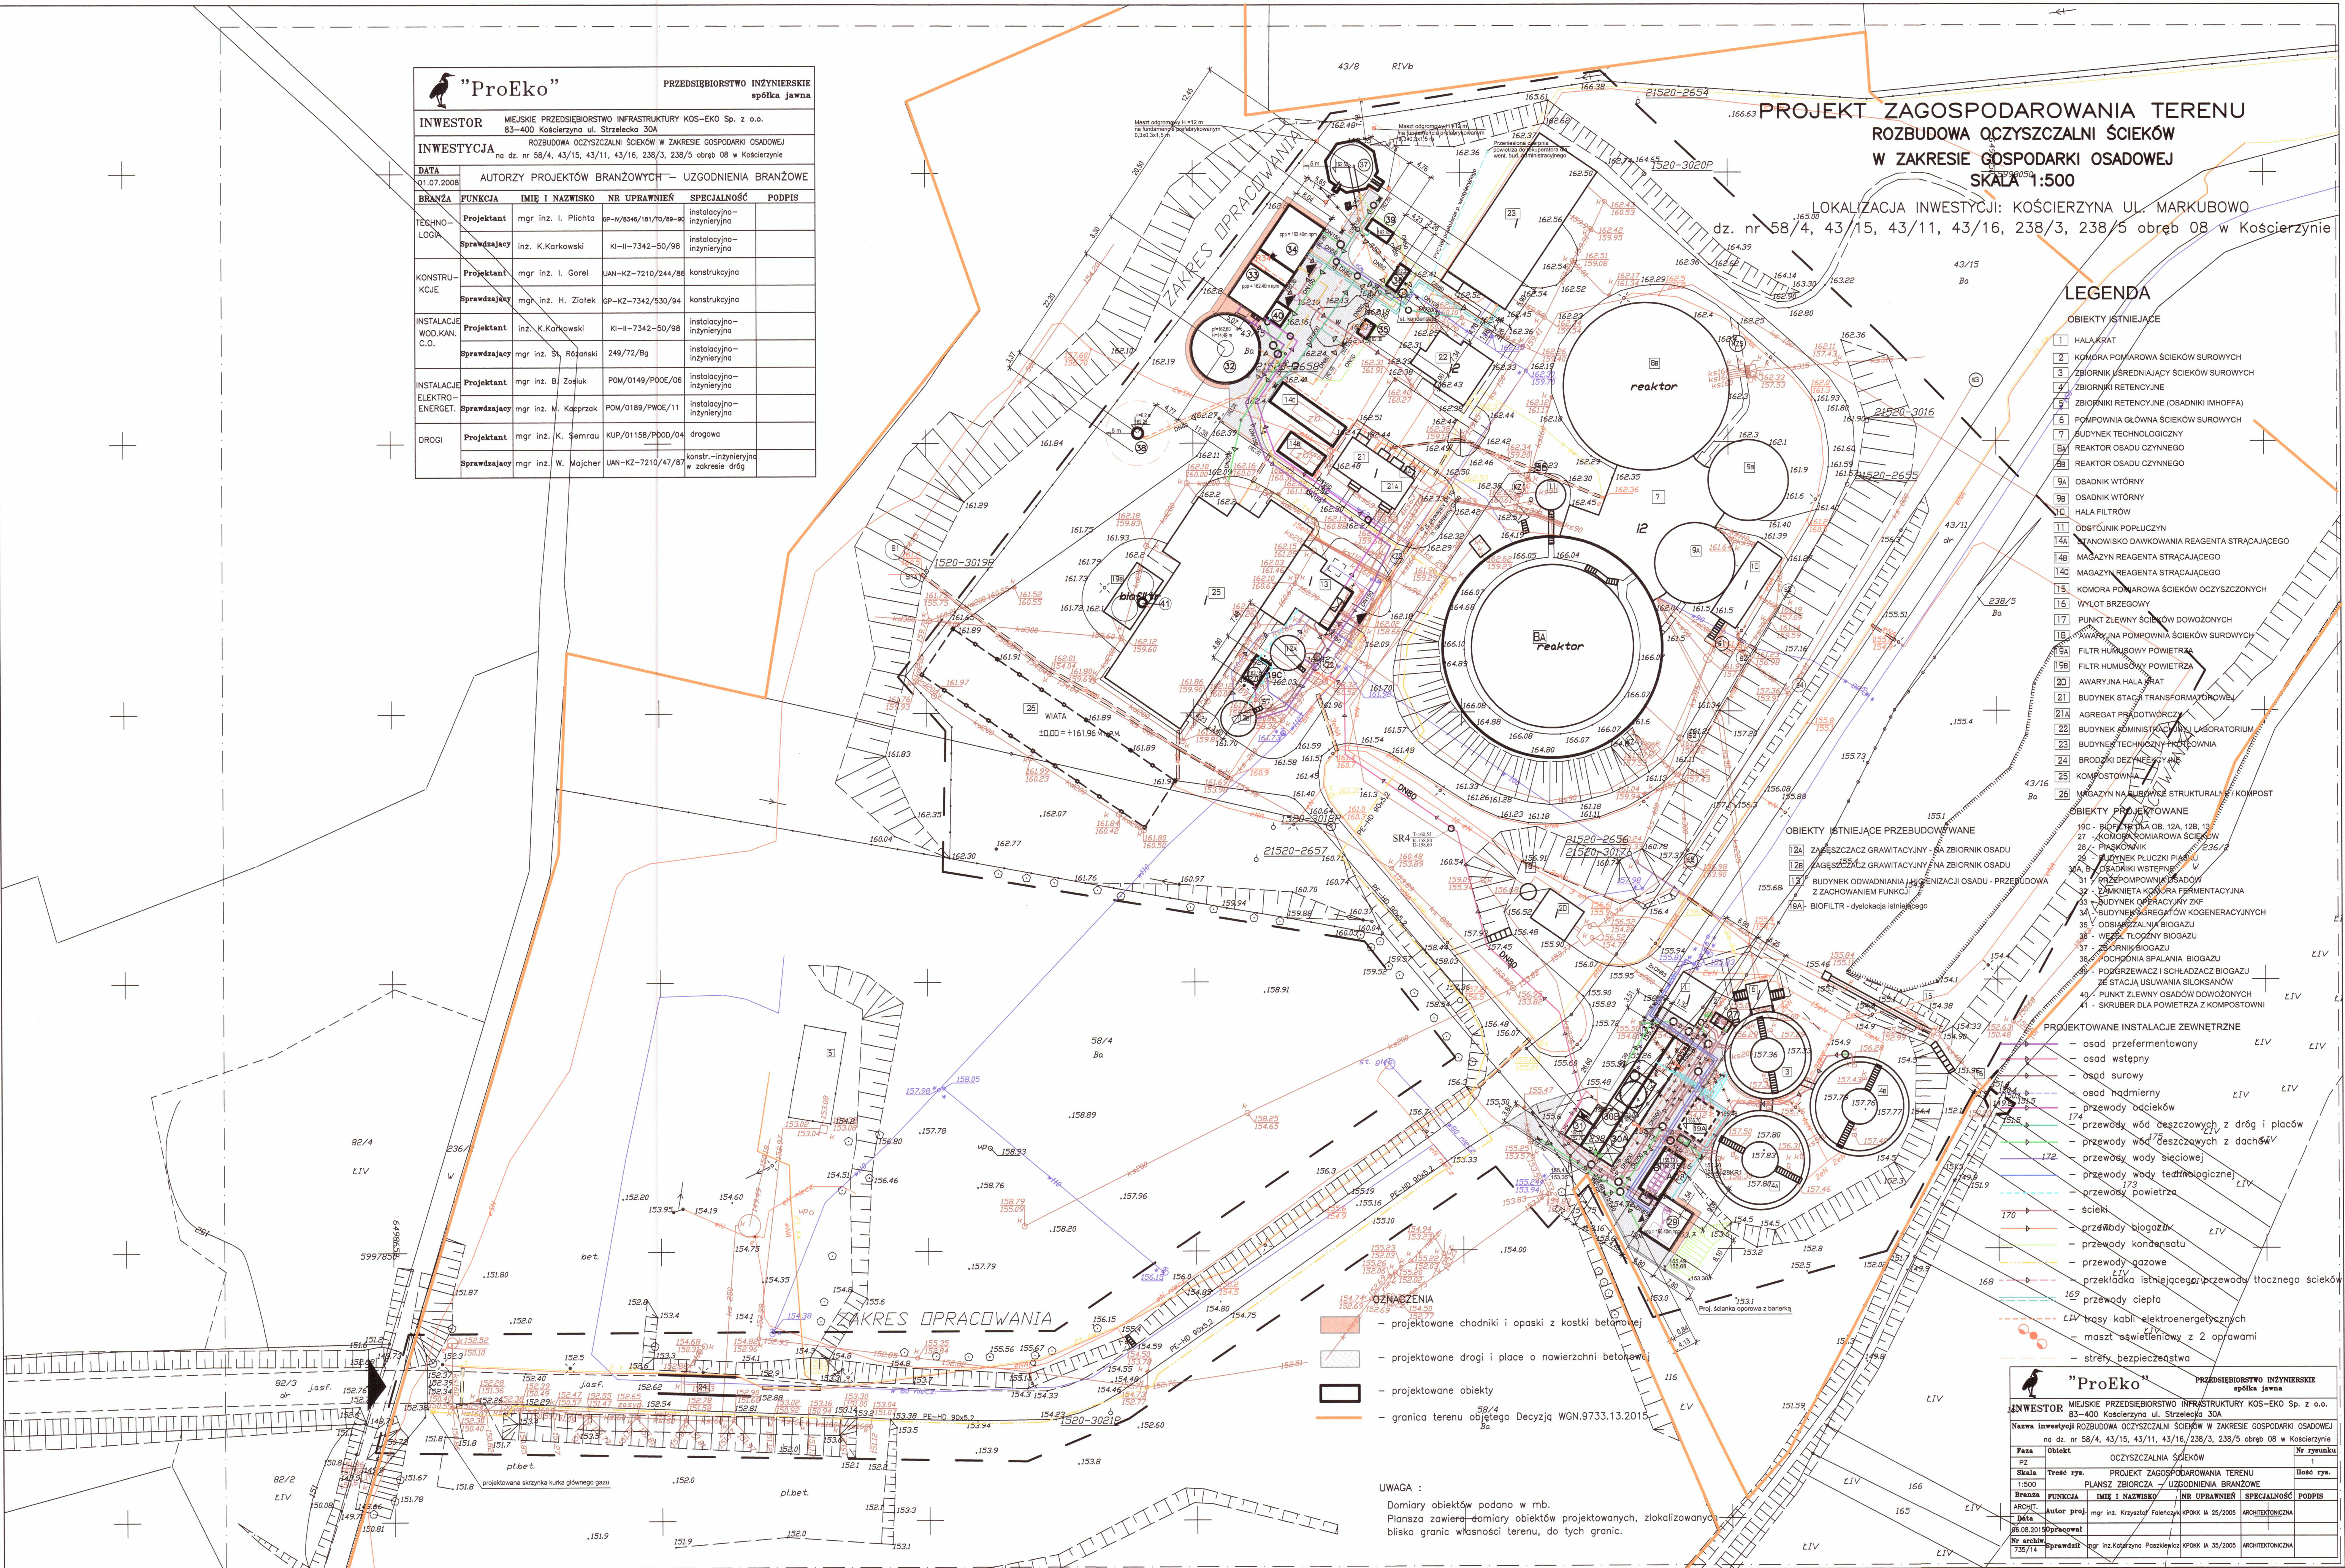

PROJEKT ZAGOSPODAROWANIA TERENU
ROZBUDOWA OCZYSZCZALNI ŚCIEKÓW
W ZAKRESIE GOSPODARKI OSADOWEJ
SKALA 1:500

LOKALIZACJA INWESTYCJI: KOŚCIERZYNA UL. MARKUBOWO
dz. nr 58/4, 43/15, 43/11, 43/16, 238/3, 238/5 obręb 08 w Kosierzynie

LEGENDA

OBIEKTY ISTNIEJĄCE

- 1 HALA KRAT
- 2 KOMORA POMIAROWA ŚCIEKÓW SUROWYCH
- 3 ZBIORNIK ŚREDNIOCIĄGĄCY ŚCIEKÓW SUROWYCH
- 4 ZBIORNIK RETENCYJNY
- 5 ZBIORNIK RETENCYJNY (OSADNIKI IMHOFA)
- 6 POMIOWNIA GŁÓWNA ŚCIEKÓW SUROWYCH
- 7 BUDYNEK TECHNOLOGICZNY
- 8 REAKTOR OSADU CZYNNEGO
- 9 REAKTOR OSADU CZYNNEGO
- 10 OSADNIK WTYRNY
- 11 OSADNIK WTYRNY
- 12 HALA FILTRÓW
- 13 ODSŁONNIK POPRZECZNY
- 14 STANOWISKO DANKOWANIA REAGENTA STRĄCAJĄCEGO
- 15 MAGAZYN REAGENTA STRĄCAJĄCEGO
- 16 MAGAZYN REAGENTA STRĄCAJĄCEGO
- 17 KOMORA POMIAROWA ŚCIEKÓW OCZYSZCZONYCH
- 18 WYLOT BRZEGOWY
- 19 PUNKT ZLEWNY ŚCIEKÓW DOWOZONYCH
- 20 AWARYJNA POMIOWNIA ŚCIEKÓW SUROWYCH
- 21 FILTR HUMUSOWY POWIETRZA
- 22 AWARYJNA HALA KRAT
- 23 BUDYNEK STACJI TRANSFORMATOROWEJ
- 24 AGREGAT PRĄDOTWÓRCZY
- 25 BUDYNEK KAMINISTRACJI I LABORATORIUM
- 26 BUDYNEK TECHNICZNY PRACOWNIA
- 27 BUDYNEK DEZINFEKCJI
- 28 KOMPOSTOWNIA
- 29 MAGAZYN NA ŁUBIWSZE STRUKTURALNE SI KOMPST

OBIEKTY ISTNIEJĄCE PRZEBUDOWYWANE

- 100. BUDYNEK PŁUGI OB. 12A, 12B, 12C
- 101. KUCHNIA KOMIAROWA ŚCIEKÓW
- 102. PIASKOWNIA
- 103. BUDYNEK PŁUGI PIASKU
- 104. BUDYNEK WSTĘPNY
- 105. BUDYNEK POMIOWNIA OSADÓW
- 106. ZAKŁAD KUCHNIA FIRMANTYJNA
- 107. BUDYNEK OPERACYJNY ZKF
- 108. BUDYNEK AGREGATÓW KOGENERACYJNYCH
- 109. ODSŁONNIK BIOGAZU
- 110. WĘZŁ TŁOŻNY BIOGAZU
- 111. BUDYNEK BIOGAZU
- 112. OCHRONA SPALANIA BIOGAZU
- 113. PODGRZEWACZ I SCHŁADZACZ BIOGAZU
- 114. STACJA USŁUSZANIA SIŁOKSANOŃ
- 115. PUNKT ZLEWNY OSADÓW DOWOZONYCH
- 116. SKRUBER DLA POWIETRZA Z KOMPSTOWNI

PROJEKTOWANE INSTALACJE ZEWNĘTRZNE

- osad przefermentowany
- osad wstępny
- osad surowy
- osad nadmierny
- przewody odcieków
- przewody wód deszczowych z dróg i placów
- przewody wód deszczowych z dachów
- przewody wody sieciowej
- przewody wody technologicznej
- przewody powietrza
- ścieki
- przewody biogazu
- przewody kondensatu
- przewody gazowe
- przekładka istniejącego przewodu tłoczego ścieków
- przewody ciepła
- LIV trasy kabli elektroenergetycznych
- mości oświetleniowy z 2 oprawami
- strefy bezpieczeństwa

OZNACZENIA

- projektowane chodniki i opaski z kostki betonowej
- projektowane drogi i place o nawierzchni betonowej
- projektowane obiekty
- granica terenu objętego Decyzją WGN.9733.13.2015

UWAGA :

Dotyczy obiektów podano w mb.
Plansza zawiera domiary obiektów projektowanych, zlokalizowanych blisko granic własności terenu, do tych granic.

 "ProEko"		PRZEDSIĘBIORSTWO INŻYNIERSKIE spółka jawna	
INWESTOR		MIEJSKIE PRZEDSIĘBIORSTWO INFRASTRUKTURY KOS-EKO Sp. z o.o. 83-400 Kosierzyna ul. Strzelecka 30A	
Nazwa inwestycji		ROZBUDOWA OCZYSZCZALNI ŚCIEKÓW W ZAKRESIE GOSPODARKI OSADOWEJ na dz. nr 58/4, 43/15, 43/11, 43/16, 238/3, 238/5 obręb 08 w Kosierzynie	
Faza	Obiekt	OCZYSZCZALNIA ŚCIEKÓW	
PZ	Trasę ry.	PROJEKT ZAGOSPODAROWANIA TERENU	
Skala	Planu	ZBIORCZA - UZGODNIENIA BRANŻOWE	
1:500			
BRANŻA	FUNKCJA	IMIĘ I NAZWISKO	NR UPRAWNIENI
ARCHIT.	Autor proj.	mgr inż. Krzysztof Faleński	UPK-III/25/2005
DATA	Autor proj.	08.08.2015	08.08.2015
BRANŻA	FUNKCJA	IMIĘ I NAZWISKO	NR UPRAWNIENI
ARCHIT.	Autor proj.	mgr inż. Krzysztof Faleński	UPK-III/25/2005
DATA	Autor proj.	08.08.2015	08.08.2015